


1 PLANTA BAIXA - EMISSÁRIO FINAL

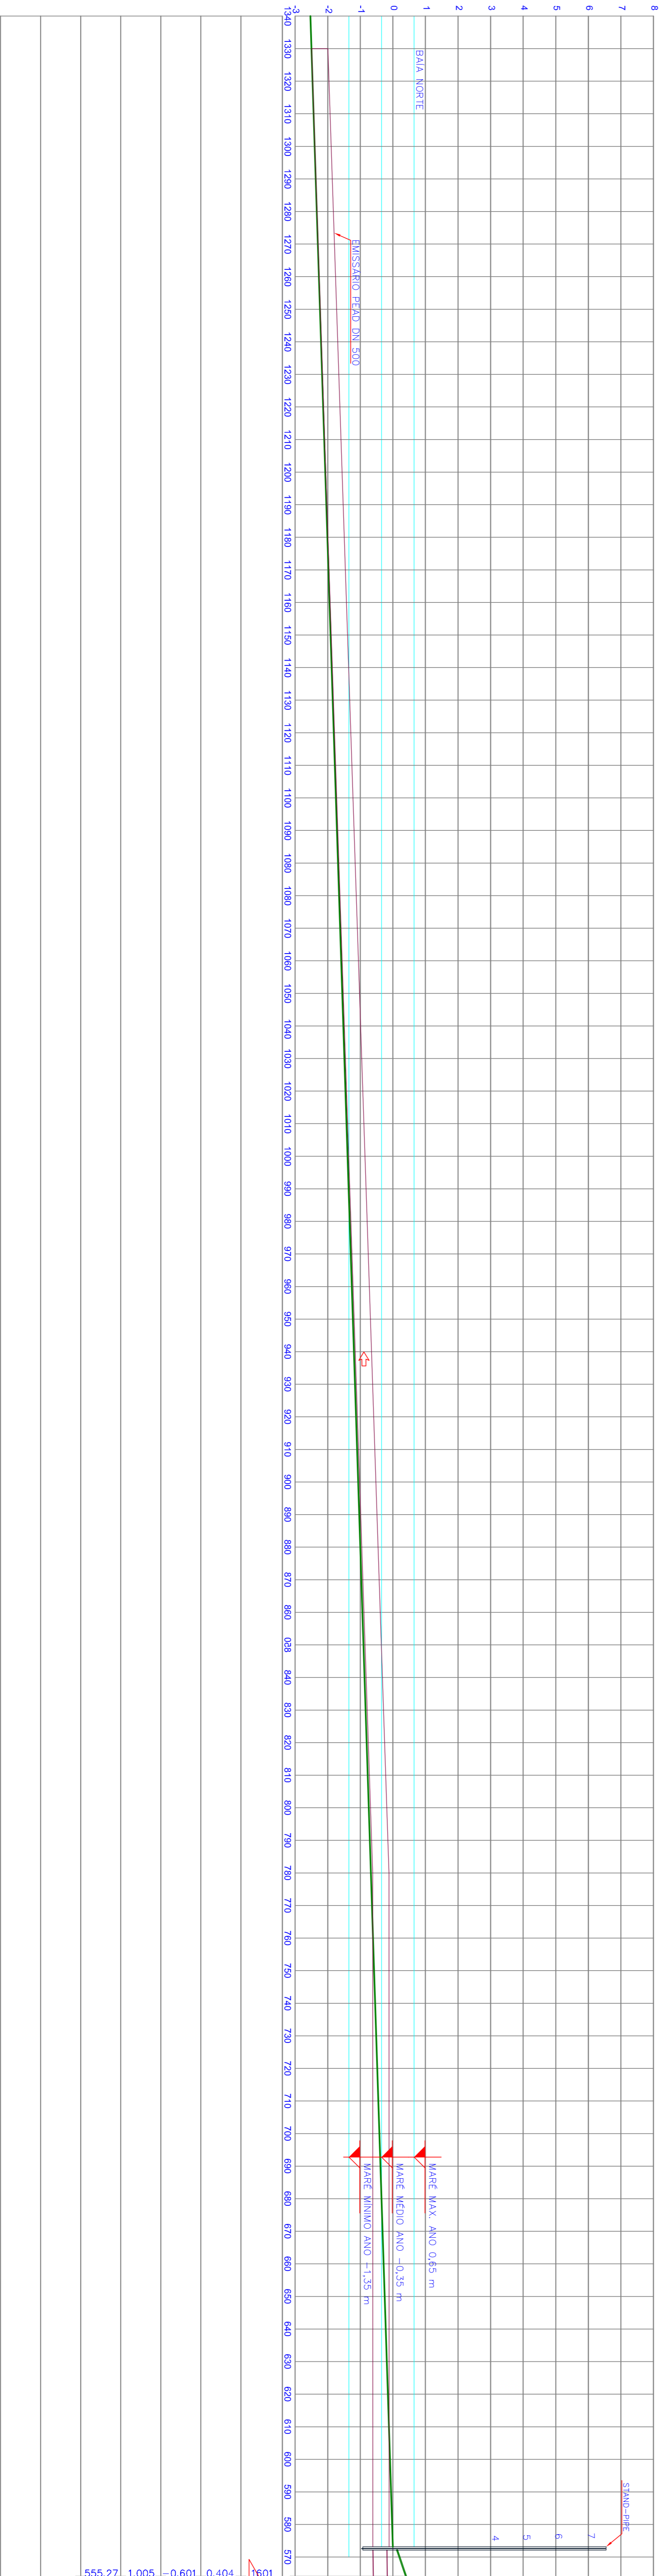

2 PERFIL - EMISSÁRIO FINAL

NOTAS:
1 - DIMENSÕES E ELEVADO EM METRO, EXCETO ONDE INDICADO.

DESENHOS REFERENCIA:
02019-SES-ETE-ARG-1010 - EMISSÁRIO FINAL - PLANTA E PERFIL - 01/02

CONVENÇÕES		NOTAS	
		Articulações	
A	EMISSÃO FINAL	REVISO	DATA
0A			00/07/214
Companhia Catarinense de Águas e Saneamento S.E.S. SACO GRANDE SACO GRANDE - FLORIANÓPOLIS		Companhia Catarinense de Águas e Saneamento S.E.S. SACO GRANDE SACO GRANDE - FLORIANÓPOLIS	
ESTAÇÃO DE TRATAMENTO DE ESGOTO EMISSÁRIO FINAL PLANTA E PERFIL - FL. 02/02		ESTAÇÃO DE TRATAMENTO DE ESGOTO EMISSÁRIO FINAL PLANTA E PERFIL - FL. 02/02	
PROJETO ARQUITETÔNICO 02019-SES-ETE-ARG-1010 - EMISSÁRIO FINAL - PLANTA E PERFIL - 01/02		PROJETO ARQUITETÔNICO 02019-SES-ETE-ARG-1010 - EMISSÁRIO FINAL - PLANTA E PERFIL - 01/02	
ESCALA 1:1000		ESCALA 1:1000	
DATA 02/214		DATA 02/214	
DATA 02/214		DATA 02/214	
DATA 02/214		DATA 02/214	